

CITTA' DI CUORGNE'



ADEGUAMENTO LOCALI A PIANO TERZO
EDIFICIO EX MANIFATTURA PER TRASFERIMENTO
UFFICIO AGENZIA ENTRATE - CUP. D74B14000220004

PROGETTO ESECUTIVO



TAV. **6**
Scala: 100

OGGETTO:
**STATO DI FATTO E PROGETTO
IMPIANTO DI RISCALDAMENTO E TRATTAMENTO ARIA**


PROGETTAZIONE :
Arch. MARIA TERESA NOTO

Dicembre 2016

LEGENDA:

- Bocchette di mandata aria dim. 300x75= 80mc/h
- Bocchette di ripresa aria dim. 400x75= 175mc/h
- Regolatore di portata
- Silenziatore tecnoventil rettangolare
- Valvola di ripresa aria Q=120mc/h diam.100
- Serranda tagliafuoco
- Griglia di transito aria tecnoventil 300x100
- Bocchette di mandata aria dim. 300x75 recuperate e reinstallate nelle posizioni indicate
- Radiatore con elementi in ghisa
- Valvola termostattizzabile diam. 1/2"
- Tubazioni in acciaio per riscaldamento
- Nuovo radiatore con elementi in ghisa
- nuova valvola termostattizzabile diam. 1/2"
- Nuovo tratto di tubazioni per riscaldamento

PIANTA PIANO TERZO - ESISTENTE - Scala 1:100

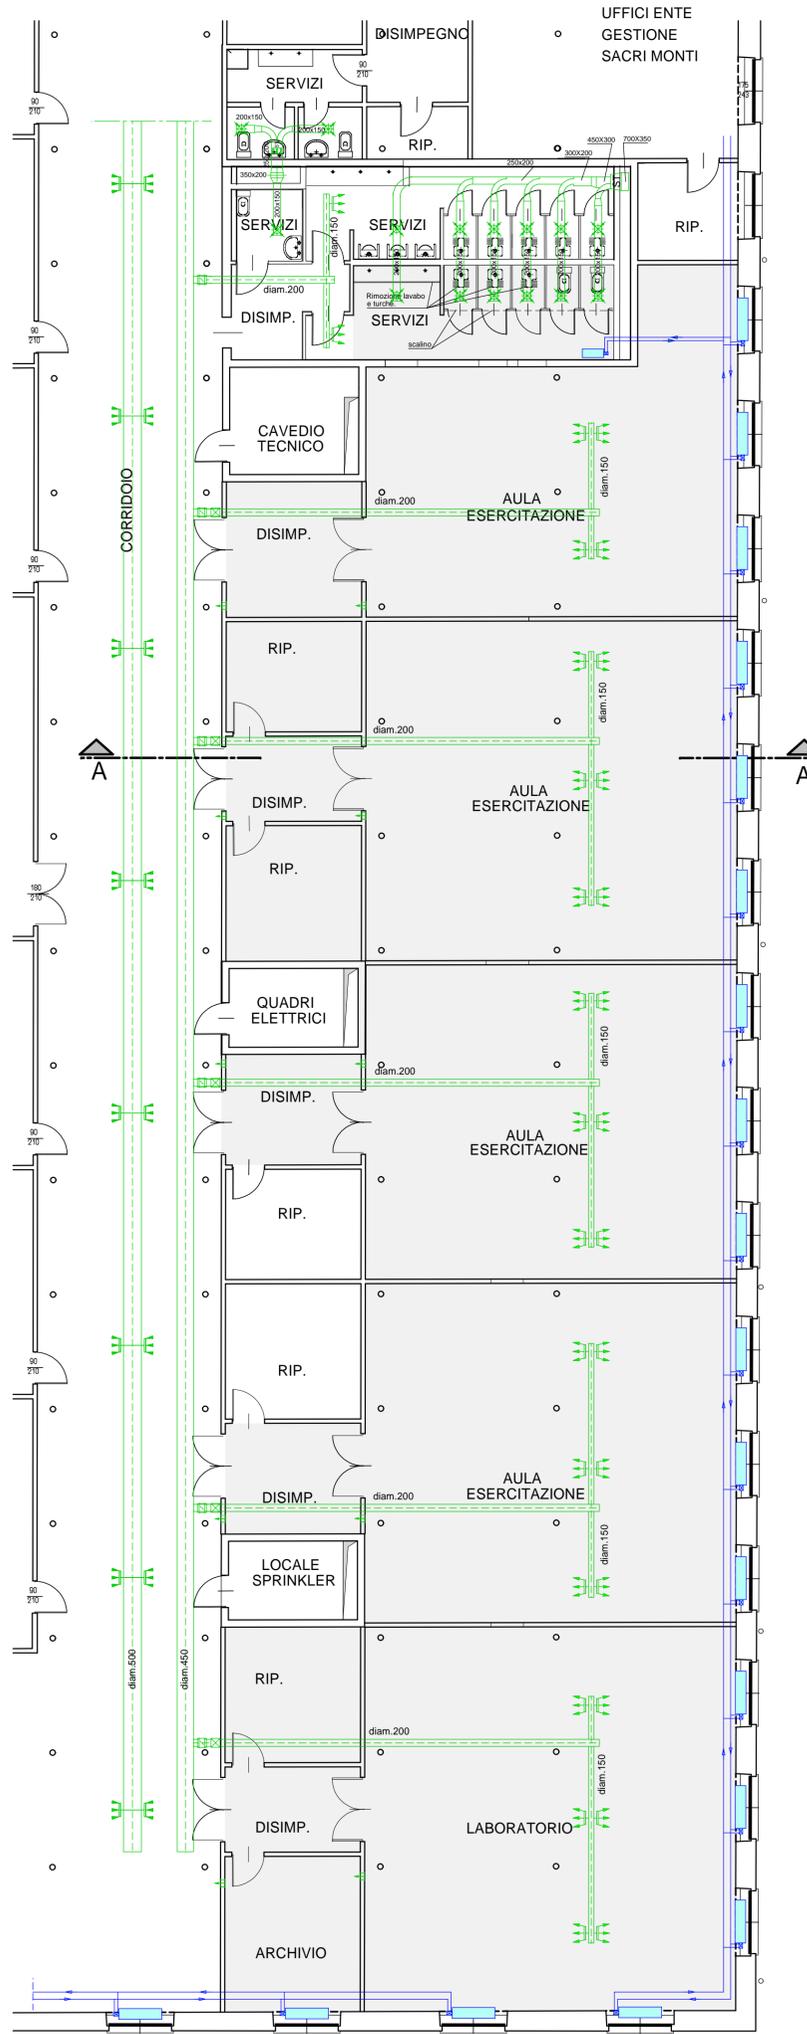

PIANTA PIANO TERZO - PROGETTO - Scala 1:100

