






RESTAURO DEL TEATRO STORICO COMUNALE
CUP: D72C15000070002
PROGETTO ESECUTIVO



Elaborato:	Oggetto:
IE.3	PROGETTO IMPIANTO ELETTRICO IMPIANTI ELETTRICI PIANO SECONDO E PIANO TERZO
Scala: 1:50	Data: Dicembre 2016

PROGETTAZIONE:
Arch. Maria Teresa NOTO

SUPPORTO AL RUP:
Arch. Prof. Carla BARTOLOZZI

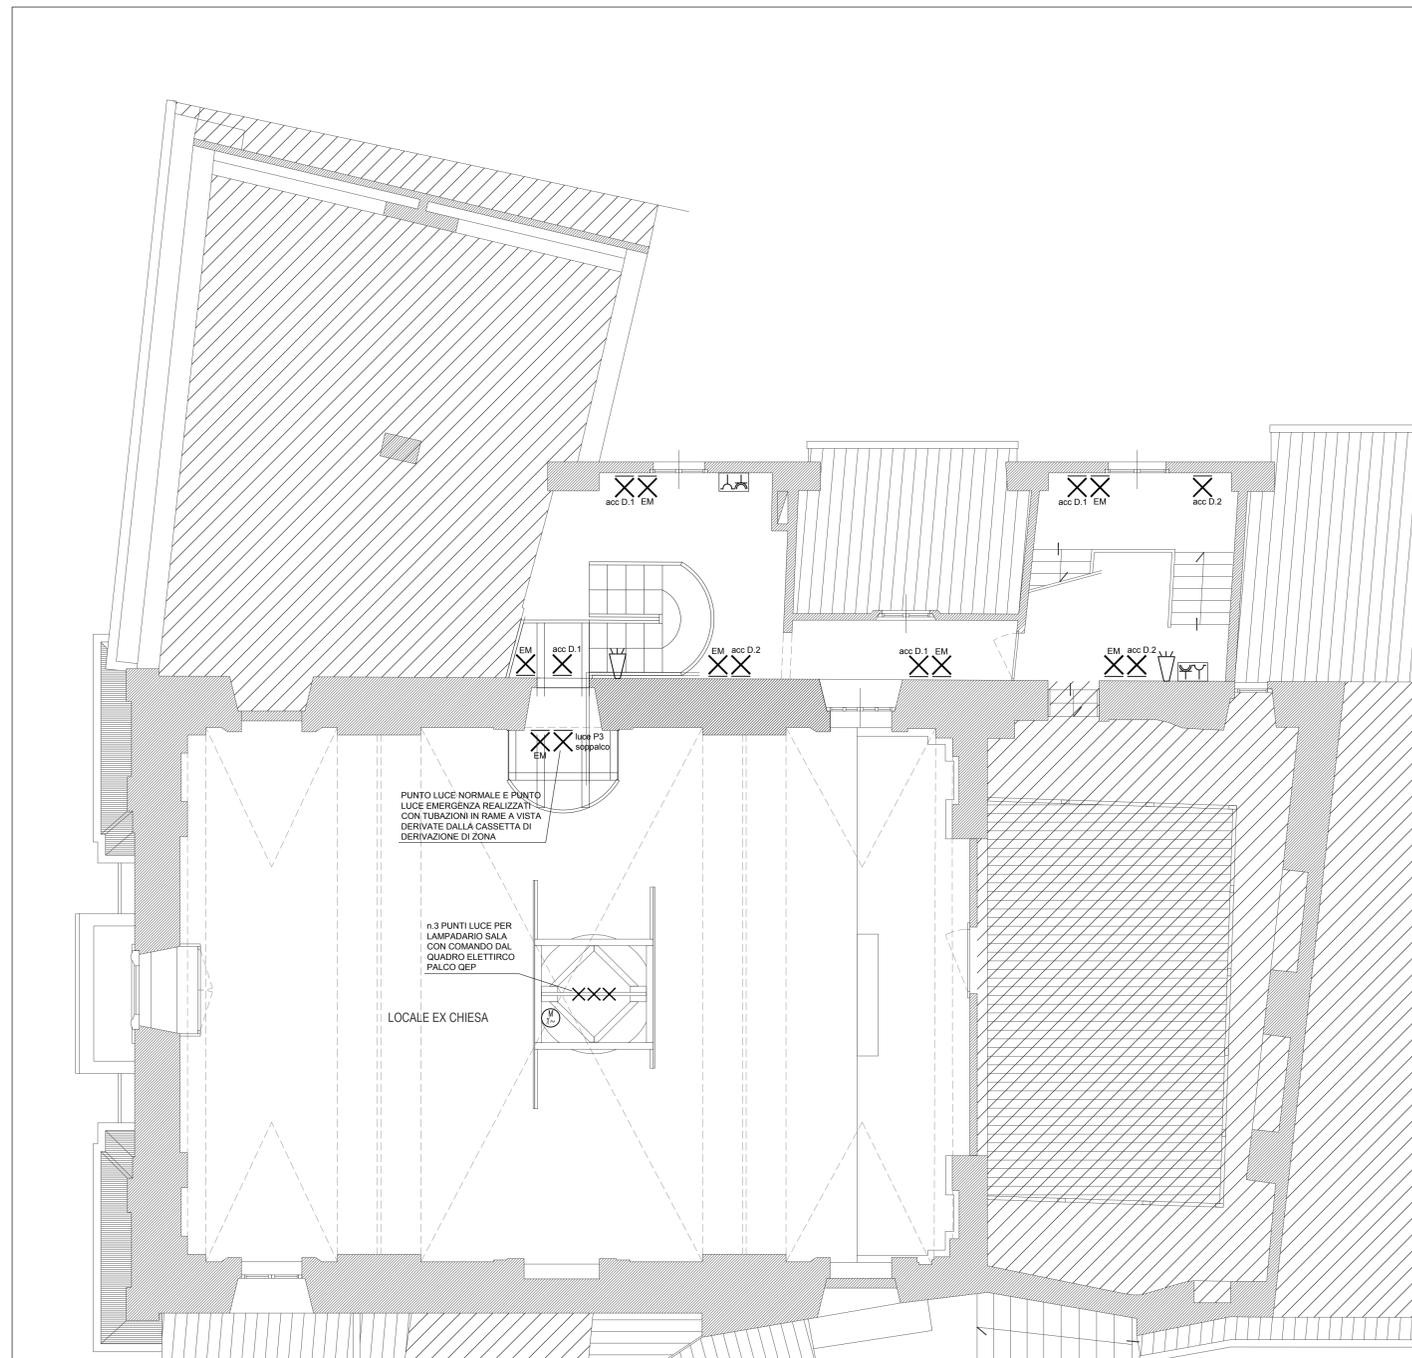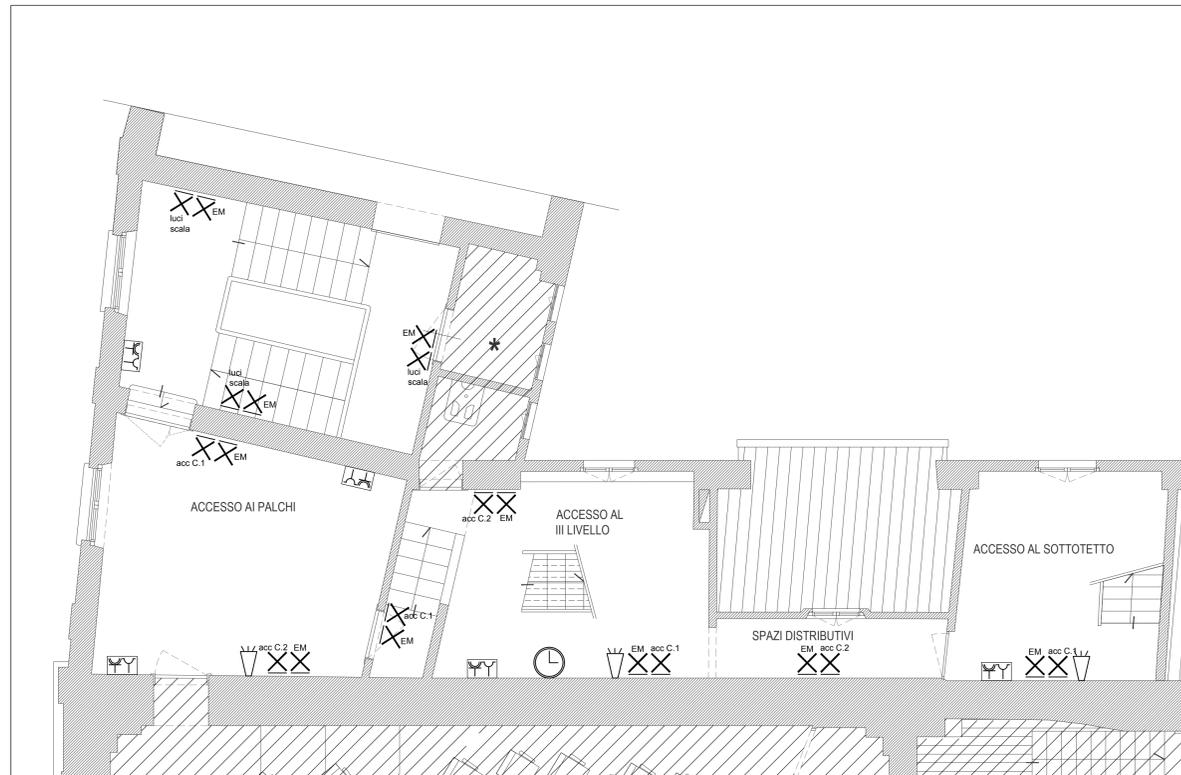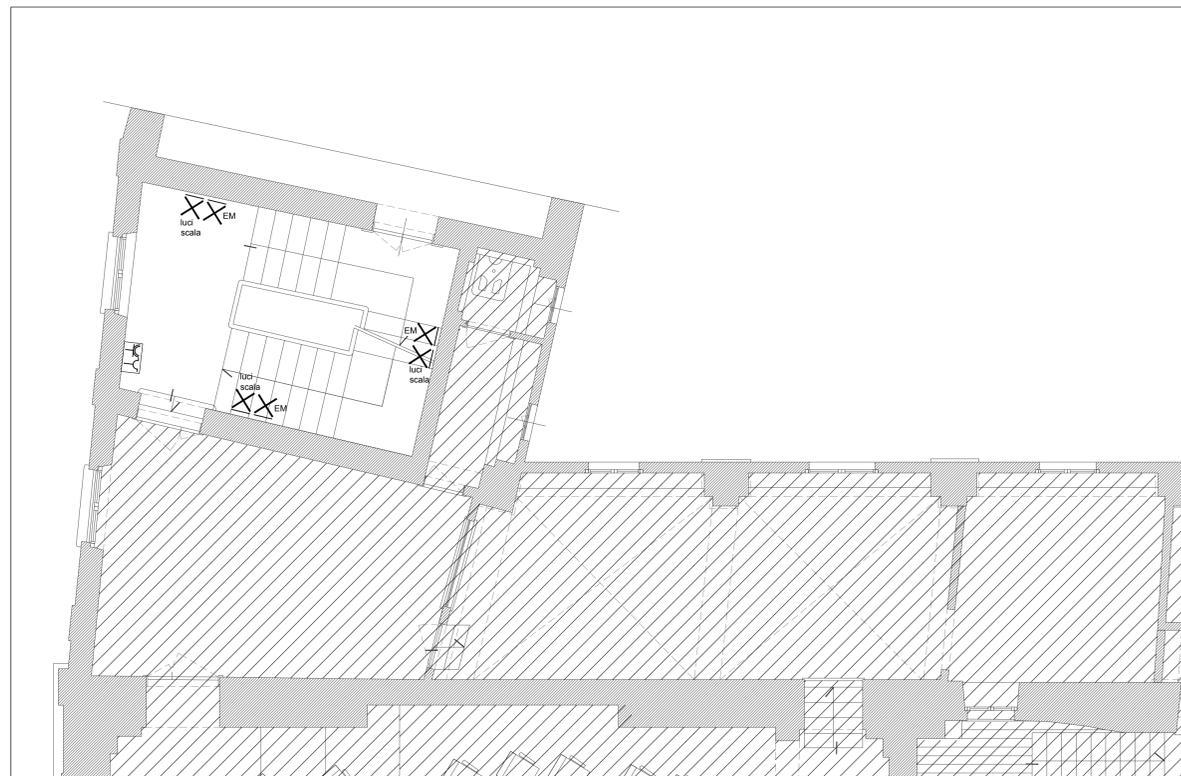

LEGENDA	
⊗	PUNTO LUCE A PARETE
⊗	PUNTO LUCE A SOFFITTO
⊗	PRESA BIPASSO 220V 10/16A 2P+T ENTRO SCATOLA PORTAFRUITTO
⊗	PRESA UNEL 220V 10/16A 2P+T ENTRO SCATOLA PORTAFRUITTO
⊗	PUNTO ALIMENTAZIONE 220V CENTRALE ESISTENTE PER GESTIONE OROLOGIO FACCIATA CON LINEA DEDICATA DAL QUADRO ELETTRICO GENERALE GEP
⊗	PUNTO ALIMENTAZIONE 220V MOTORE DISCESA / SALITA LAMPADARIO SALA CON LINEA DEDICATA DAL QUADRO ELETTRICO PALCO GEP
⊗	PUNTO PREDISPOSTO PER PULSANTE IMPIANTO EVACUAZIONE
⊗	PUNTO PREDISPOSTO PER ALTOPARLANTE IMPIANTO EVACUAZIONE